



Do wszystkich Wykonawców

dotyczy: wyjaśnienia i zmiany treści Specyfikacji Istotnych Warunków Zamówienia oraz przedłużenia terminu składania ofert w postępowaniu o zamówienie publiczne prowadzonym w trybie przetargu nieograniczonego na roboty budowlane polegające na przebudowie drogi gminnej klasy D nr K270306 ulicy Krasińskiego w Gorlicach w km 0+000,00 do km 0+380,47.

1. Zapytania Wykonawcy

- 1) Projektowane kolektory w pobliżu ul. Ogrodowej są na głębokości ok. 1 m, natomiast kanały istniejące, planowane do wpięcia, są na większej głębokości.
- 2) Kolektor sanitarny i deszczowy są zaprojektowane jako równoległe do siebie i odcinkowo na tej samej rzędnej, co uniemożliwić będzie wykonanie bocznych sięgaczy.
- 3) Istniejąca sieć gazowa w ulicy zagłębiona jest na ok. 1-1,4 m i koliduje z projektowaną siecią deszczową i sanitarną. Zakład Gazowniczy nie dopuszcza układania kanałów wod-kan nad gazociągami. Będzie konieczna przebudowa gazociągu.
- 4) Zgodnie z PN-EN 1717:1992 – wymagania projektowe: minimalne obsypanie rury w terenie narażonym na uszkodzenia wynosi 1,4 m.
- 5) Czy zasadne jest zabezpieczenie kabli eN na całym odcinku chodnika.
- 6) Czy konieczne jest takie zagęszczenie studzienek (co 2-3 m na jednym ciągu).
- 7) Czy konieczne jest wykonanie studzienek fi 600 przełączeniowych? Jest to studnia niewłazowa, a biorąc pod uwagę istniejącą infrastrukturę studzienka fi 400 jest łatwiejsza w montażu.

2. Wyjaśnienia Zamawiającego na zapytania Wykonawcy i zmiana treści Specyfikacji Istotnych Warunków Zamówienia

Ad1., Ad2., Ad3., Ad4. Zamawiający modyfikuje profil kanalizacji deszczowej (rys. nr KD-09) i profil kanalizacji sanitarnej (rys KS-04) zamieszczone w załączniku nr 3 do SIWZ (Projekt wykonawczy – przebudowa drogi gminnej klasy D nr K270306 ulicy Krasińskiego w Gorlicach w km 0+000,00 do km 0+380,47 o długości 380,47 mb (branża: drogi, instalacje sanitarne, instalacje elektryczne)).

Aktualny i obowiązujący profil kanalizacji deszczowej (rys. nr KD-09) i profil kanalizacji sanitarnej (rys KS-04) stanowią załącznik nr 1 i 2 do niniejszego pisma.

Minimalne przekrycie zastosowane w projekcie to 2 m.

Został skorygowany profil kanalizacji w związku z tym kanalizacja deszczowa oraz sanitarna znajdować się będzie pod gazociągami.

Ad5. Zabezpieczenie kabli eN należy wykonać zgodnie z projektem, plansza zabezpieczeń eN uzgodniona z zakładem energetycznym.

Ad6. Należy wykonać ilość studzienek zgodną z projektem.

Ad7. Zamawiający dopuszcza zastosowanie studzienek fi 400 zamiast fi 600.

2.1. Zamawiający modyfikuje odpowiedź nr 1 z dnia 22.02.2017 r.

Obowiązujące postanowienie: Należy zastosować rury SN8 z wydłużonym kielichem. Średnice zgodnie z projektem zagospodarowania terenu.

3. Przedłużenie terminu składania ofert

Nowe, obowiązujące terminy:

Termin składania ofert upływa dnia: 09.03.2017 r. godz. 13:00

Otwarcie ofert nastąpi dnia: 09.03.2017 r. godz. 13:30

Postanowienia pkt. 10 SIWZ - Wymagania dotyczące wadium oraz zapisy pkt. 12 SIWZ - Opis sposobu przygotowania ofert, dotyczące opisanie (adresowania) ofert należy zastosować odpowiednio, z uwzględnieniem przedłużonego terminu do składania ofert.

Zgodnie z art. 38 ust. 1, 2, 4 i art. 12a ustawy z dnia 29 stycznia 2004 r. Prawo zamówień publicznych (tj: Dz. U. z 2015 r., poz. 2164 ze zm.) powyższe wyjaśnienie jest dla wykonawców wiążące.

Załączniki

1. Profil kanalizacji deszczowej (rys. nr KD-09),
2. Profil kanalizacji sanitarnej (rys KS-04),


Z up. BURMISTRZA
Janusz Pągiel
KIEROWNIK
Wydziału Inwestycji i Rozwoju
.....
(podpis kierownika zamawiającego)

K/o:
strona www zamawiającego
a/a

Sporządził: Marta Ziąja, inspektor, Wydział Inwestycji i Rozwoju, Dział Zamówień Publicznych, tel. 183551252


Marta Ziąja

zest. nr 1
do pisma
z dnia 02.03.2017

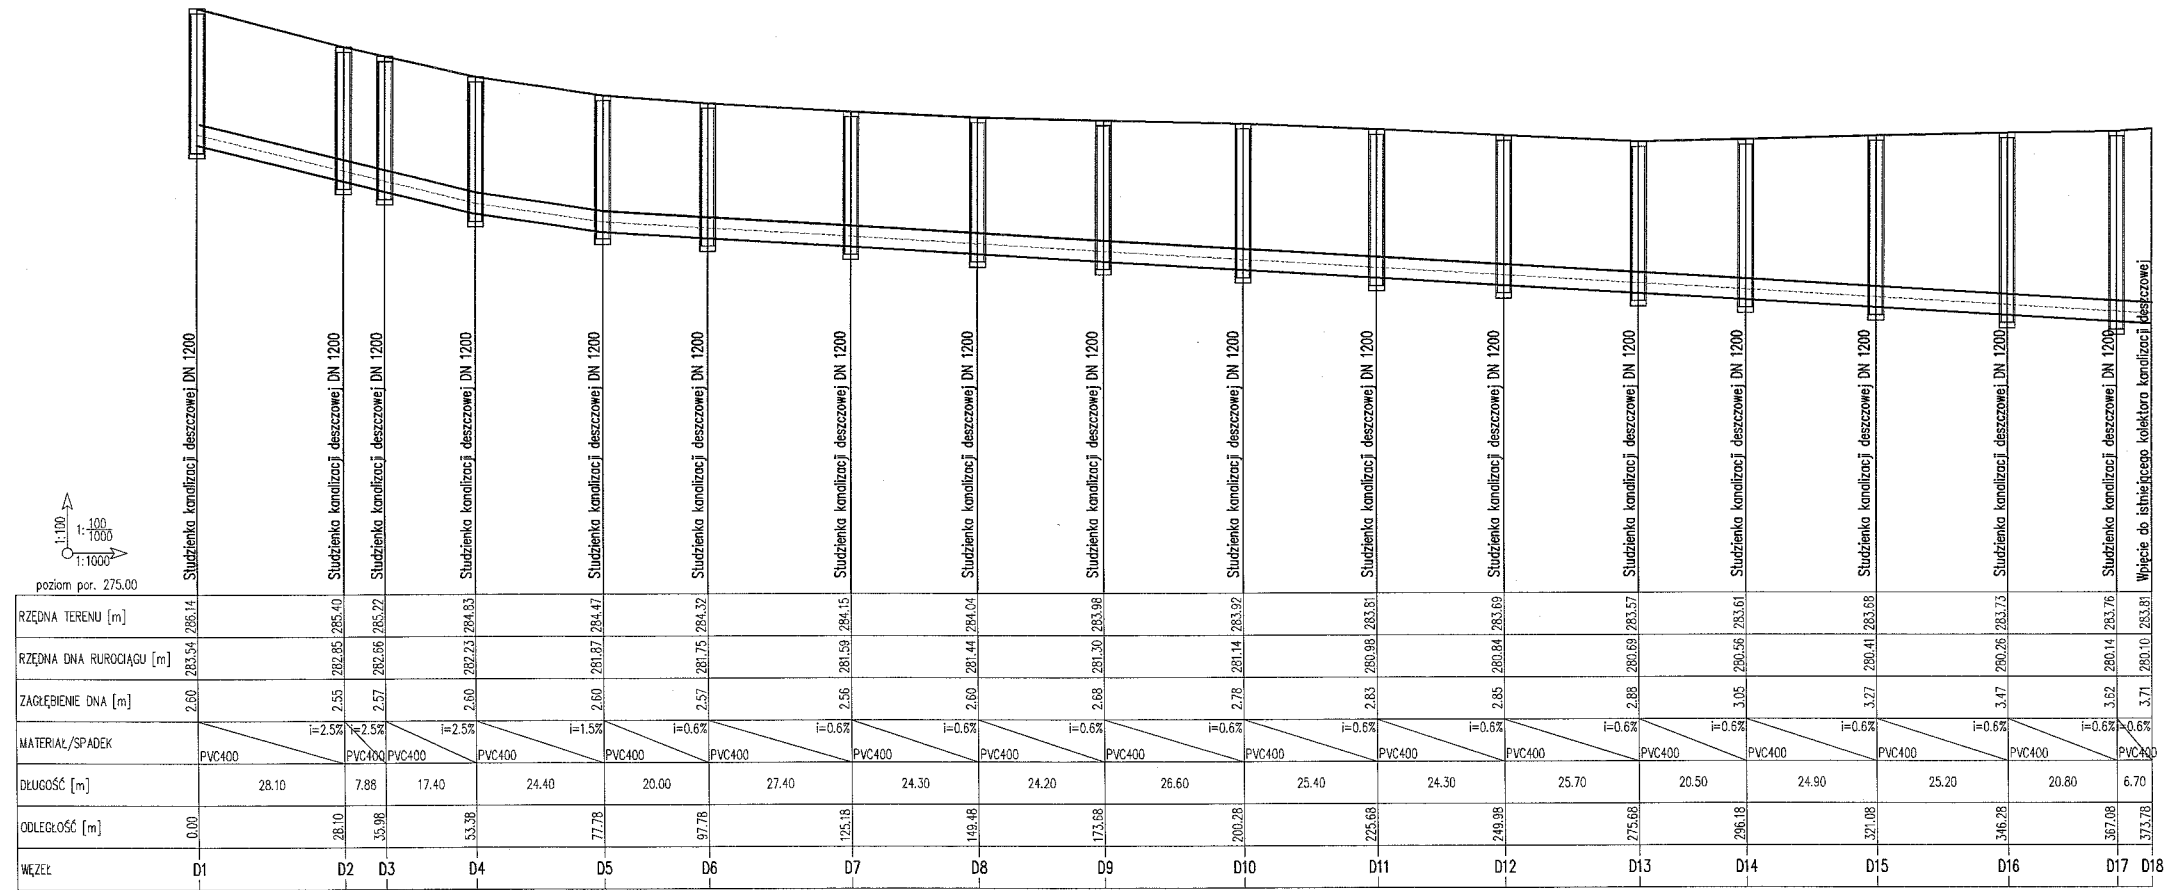

BIURO PROJEKTOWE: FDELITA PIOTR FROSZTEGA 30-605 Kraków, ul. Fredry 4F/14		
PROJEKTANT:	IMIE I NAZWISKO mgr inż. Agnieszka Hezner	NR UPR. PDK/0010/PWOS/11
SPRAWDZAJĄCY:	mgr inż. Maciej Łukaszcwski	PDK/ISI/045/01
TEMAT: PRZEBUDOWA DROGI GMINNEJ KLASY D NR K270306 ULICY KRASIŃSKIEGO W GORLICACH W KM 0+000,00 DO KM 0+380,47 O DŁUGOŚCI 380,47 mb NA DZIAŁKACH NUMER 1678/18, 1678/19, 1678/16, 1678/17, 2909/5, 2909/13, 1706/1, 1690/6, 1694/6, 1702, 1748/3, 1703/20, 1703/18, 1703/19.		
INWESTOR:	MIASTO GORLICE RYNEK 2 38-300 GORLICE	
BRANŻA:	FAZA:	DATA / DATE:
BRANŻA: INSTALACJE SANITARNE	STAGE: PB	07.2016
NAZWA RYSUNKU: DRAWING NAME:	SKALA: SCALE: 1:100/1000	ROWNO: 02.2017
PROFIL KANALIZACJI DESZCZOWEJ	NUMER RYSUNKU: DRAWING NO: KD-09	

zat. nr 2
do piśmie
z dnia 02.03.2017

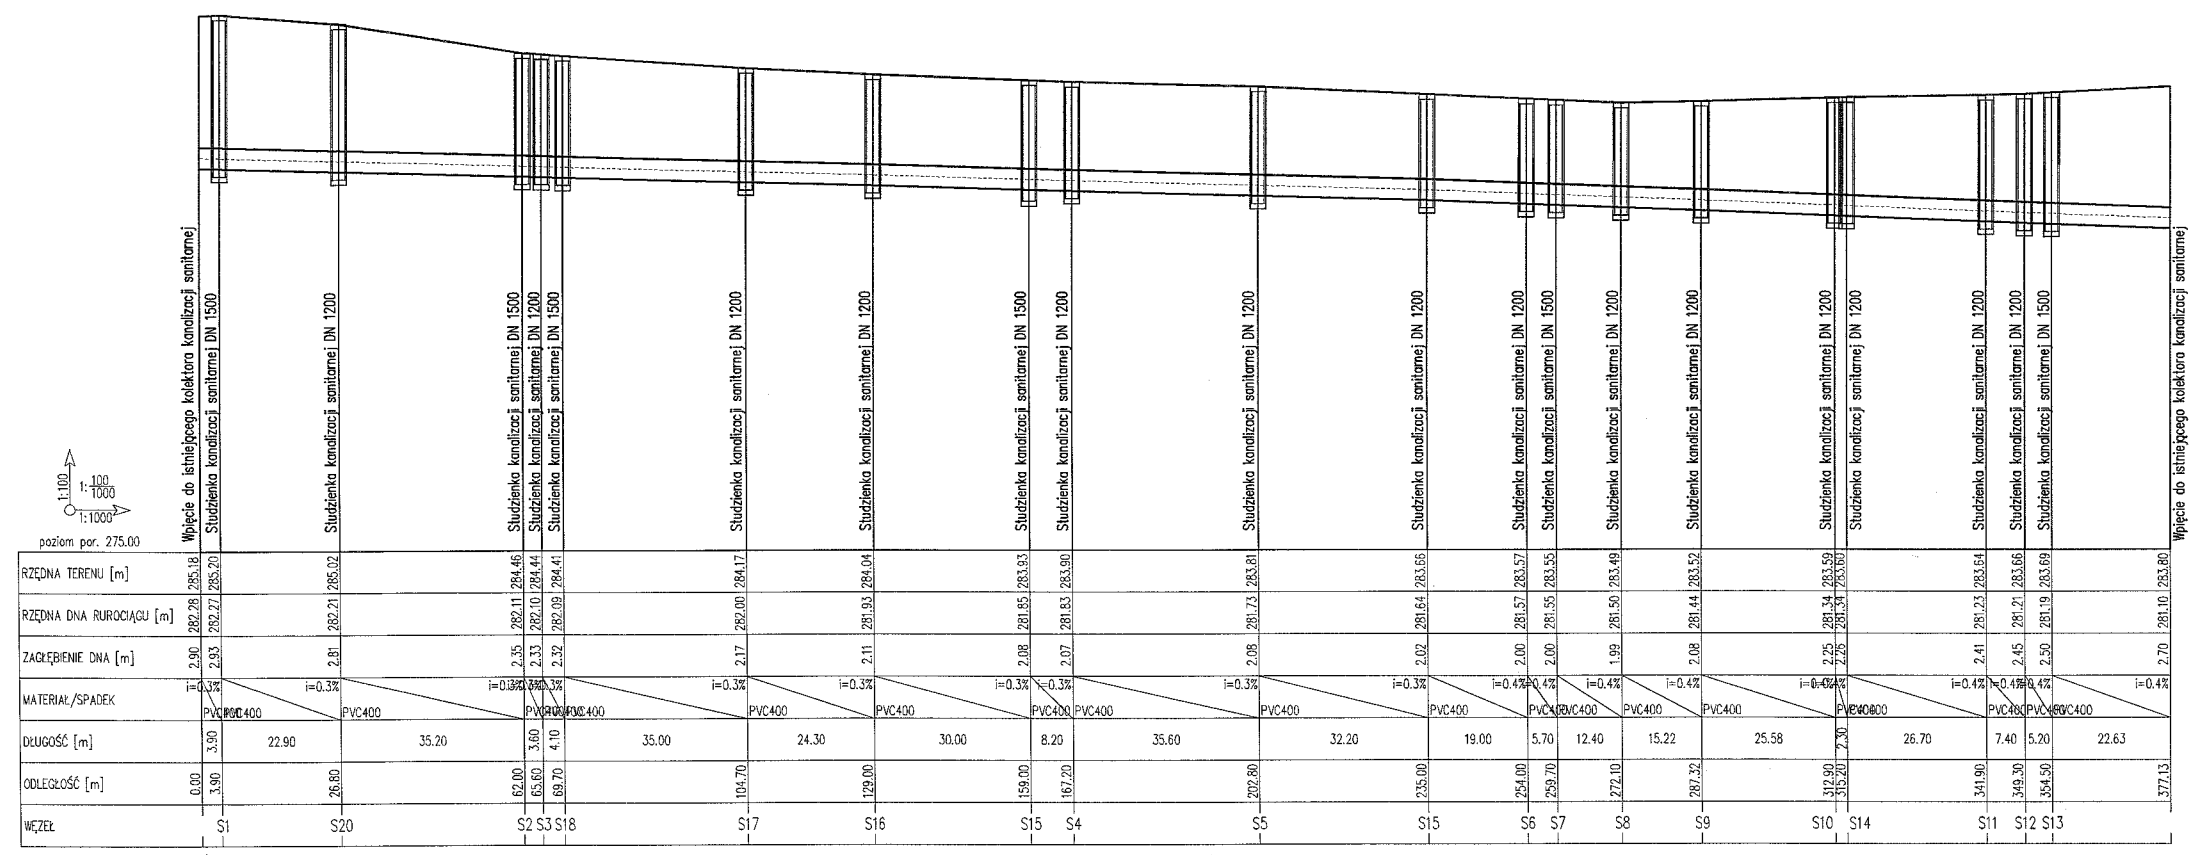

BIURO PROJEKTOWE:		
FDELITA PIOTR FROSZTEGA		
30-605 Kraków, ul. Fredry 4F/14		
PROJEKTANT:	IMIE I NAZWISKO	NR UPR.
PRACUJĄCY:	mgr inż. Agnieszka Hezner	PK00010/PWOS/11
	mgr inż. Maciej Łukaszewski	PK01S/1045/01
INWESTOR:		
MIASTO GORLICE		
RYNEK 2		
38-300 GORLICE		
BRANŻA:	INSTALACJE SANITARNE	FAZA: STAGE: PB
DATA / DATE:	07.2016	REWIZJA: 02.2017
NAZWA RYSUNKU: PROFIL KANALIZACJI SANITARNEJ	SCALA: 1:100/1000	NUMER RYSUNKU: KS-04